


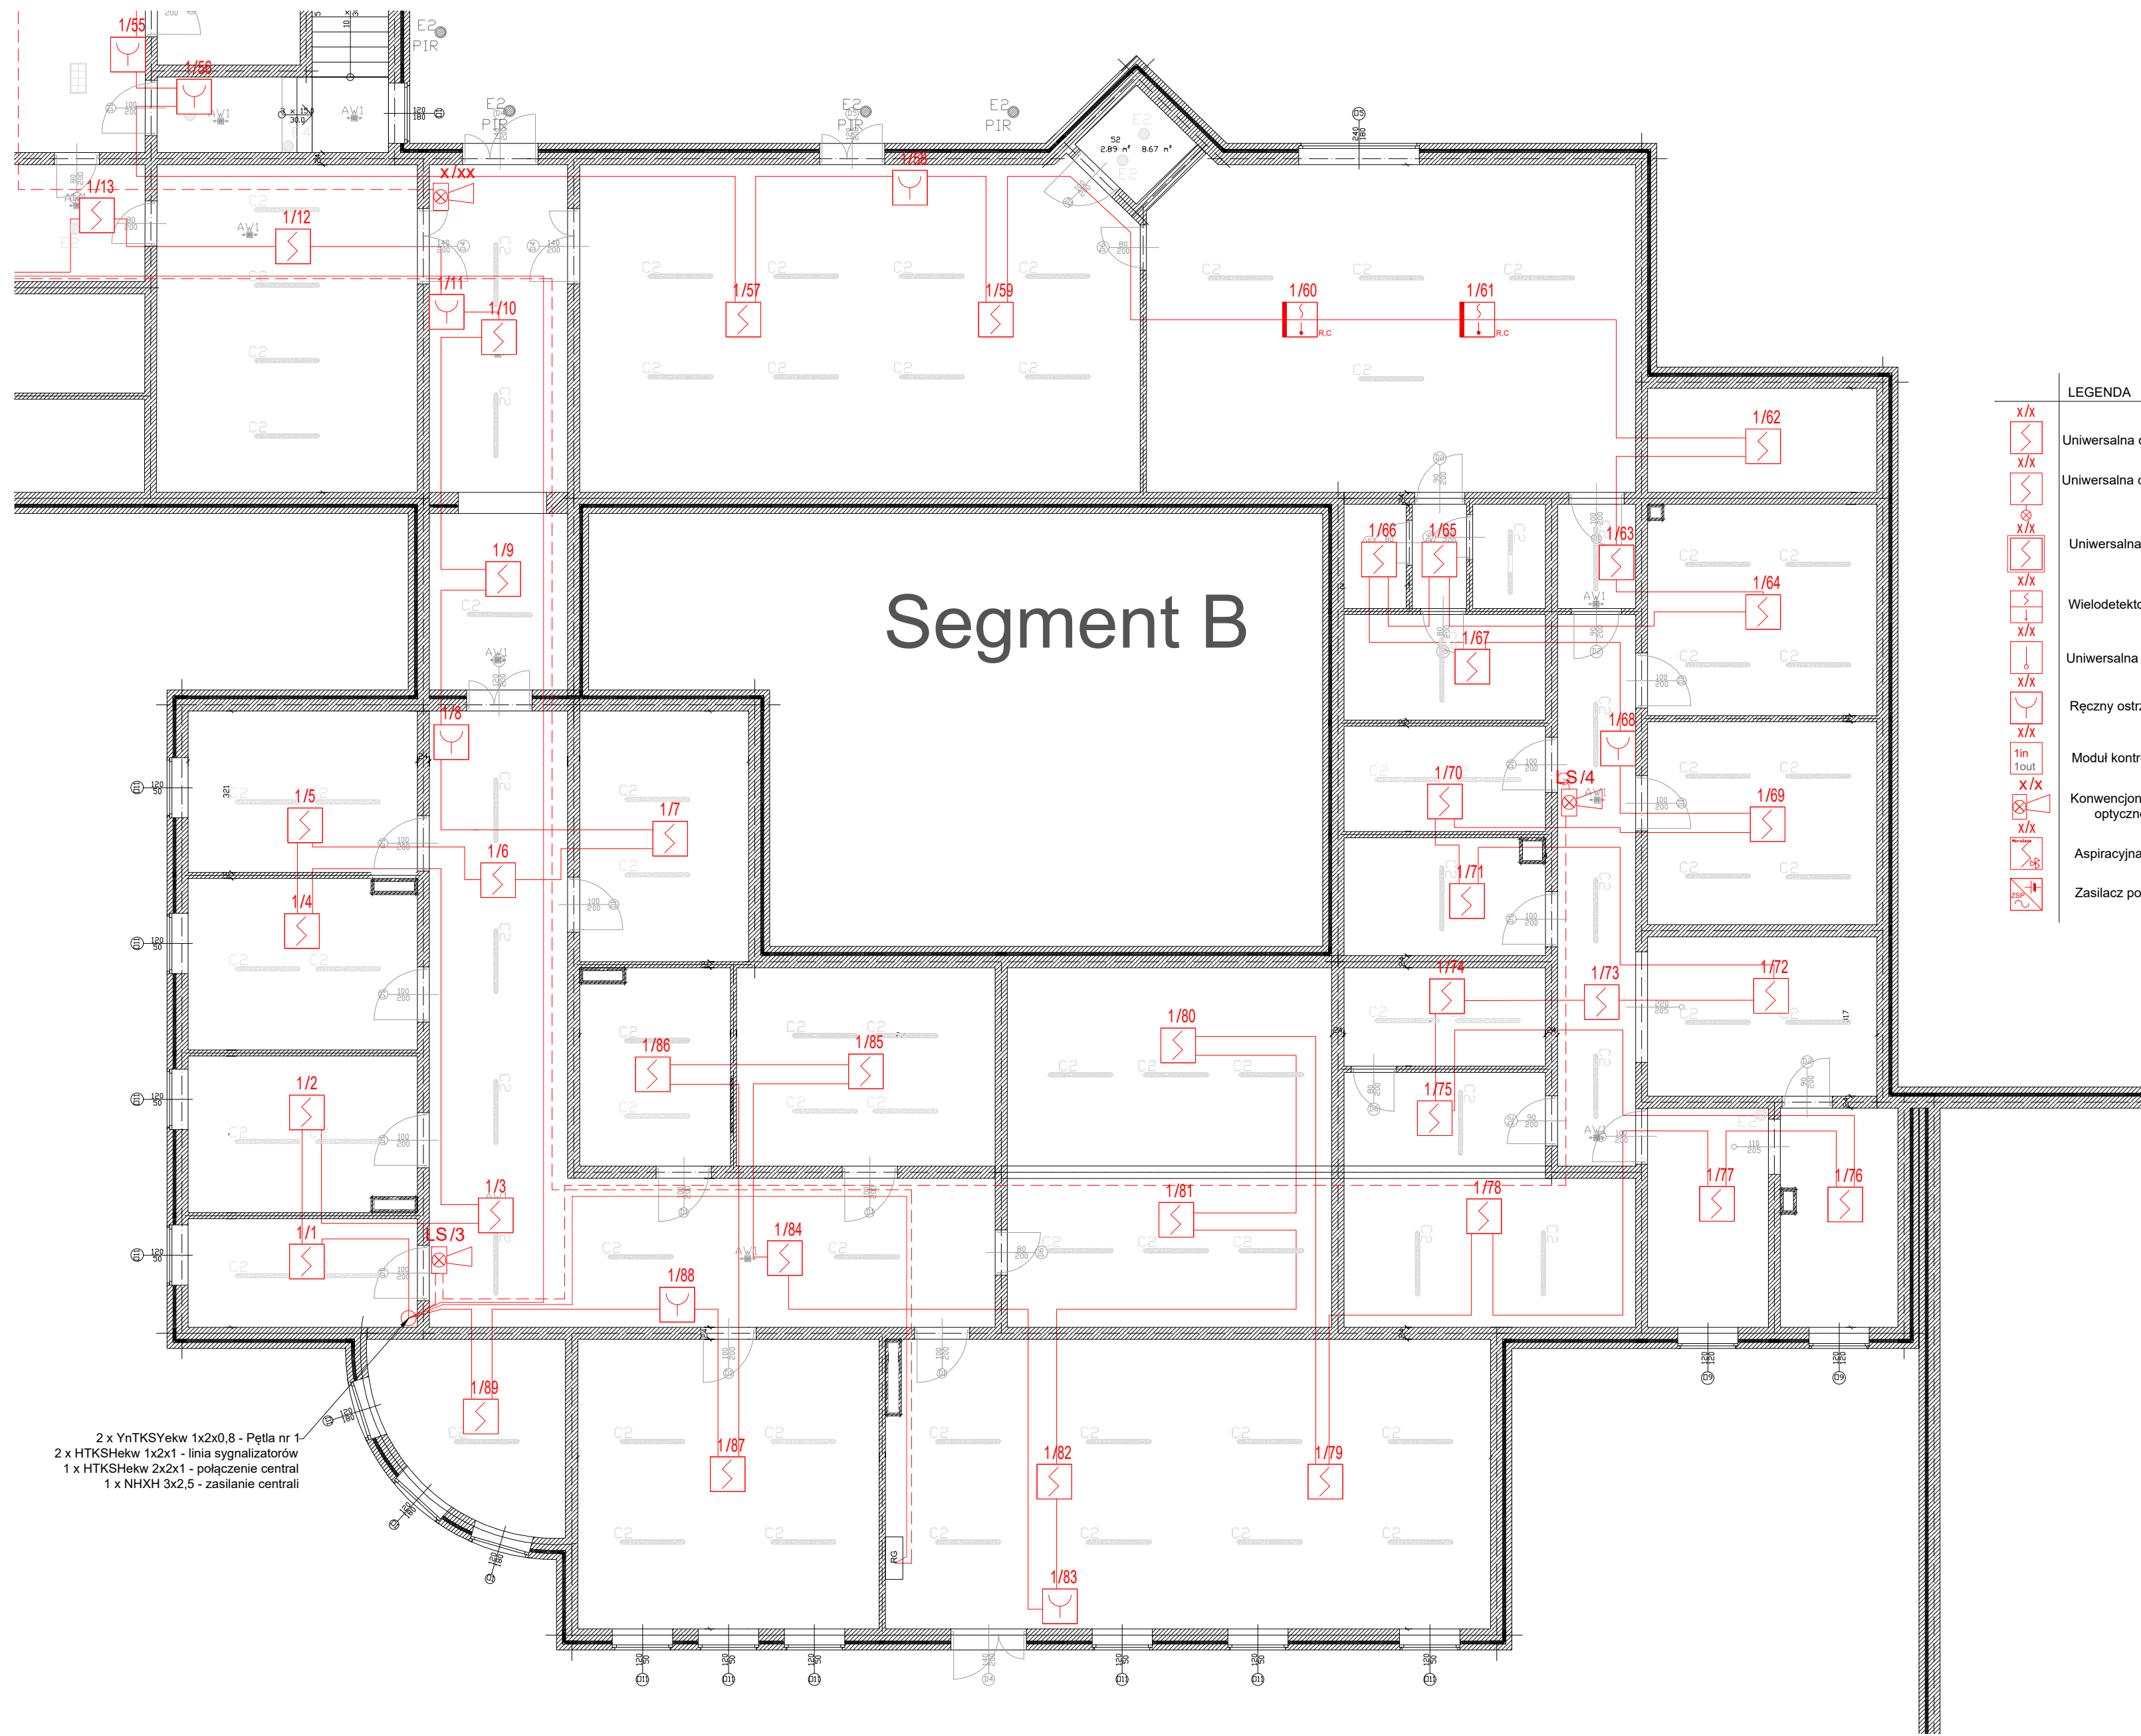

2 x YnTKSYekw 1x2x0,8 - Petla nr 1
2 x HTKSHekw 1x2x1 - linia sygnalizatorów
1 x HTKSHekw 2x2x1 - połączenie centrali
1 x NHXH 3x2,5 - zasilanie centrali

LEGENDA	
	Uniwersalna czujka dymu
	Uniwersalna czujka dymu ze wskaźnikiem zadziałania
	Uniwersalna czujka dymu - poddasze nieuzytkowe
	Wielodetektorowa czujka dymu i ciepła
	Uniwersalna czujka ciepła
	Ręczny ostrzegacz pożarowy ROP
	Moduł kontrolno-sterujący
	Konwencjonalny sygnalizator optyczno-akustyczny
	Aspiracyjna czujka dymu
	Zasilacz pożarowy

SUPONEKS Spółka z o.o. ul. A. Asnyka 2 15-709 Białystok		obiekt: Dom Pomocy Społecznej w Kozarzach Kozarze 63 18-230 Ciechanowiec	inwestor: Powiat Wysokomazowiecki ul. Ludowa 15A; 18-200 Wysokie Mazowieckie Dom Pomocy Społecznej w Kozarzach	skala: 1:100
nazwa rysunku: Instalacja sygnalizacji pożaru - Segment B rzut piwnic		opracowanie: Dokumentacja projektowa modernizacji instalacji sygnalizacji pożaru w Domu Pomocy Społecznej w Kozarzach; Kozarze 63		stadium oprac.: WYKONAWCZA
funkcja:	nazwisko:	podpis:	nr umowy:	nr rysunku: 2
opracował:	inż. Michalik Tomasz CNBOP-PIB 28/699/2014		data wykonania: 11-2025	nr projektu:
sprawił:				branza: teletechniczna