


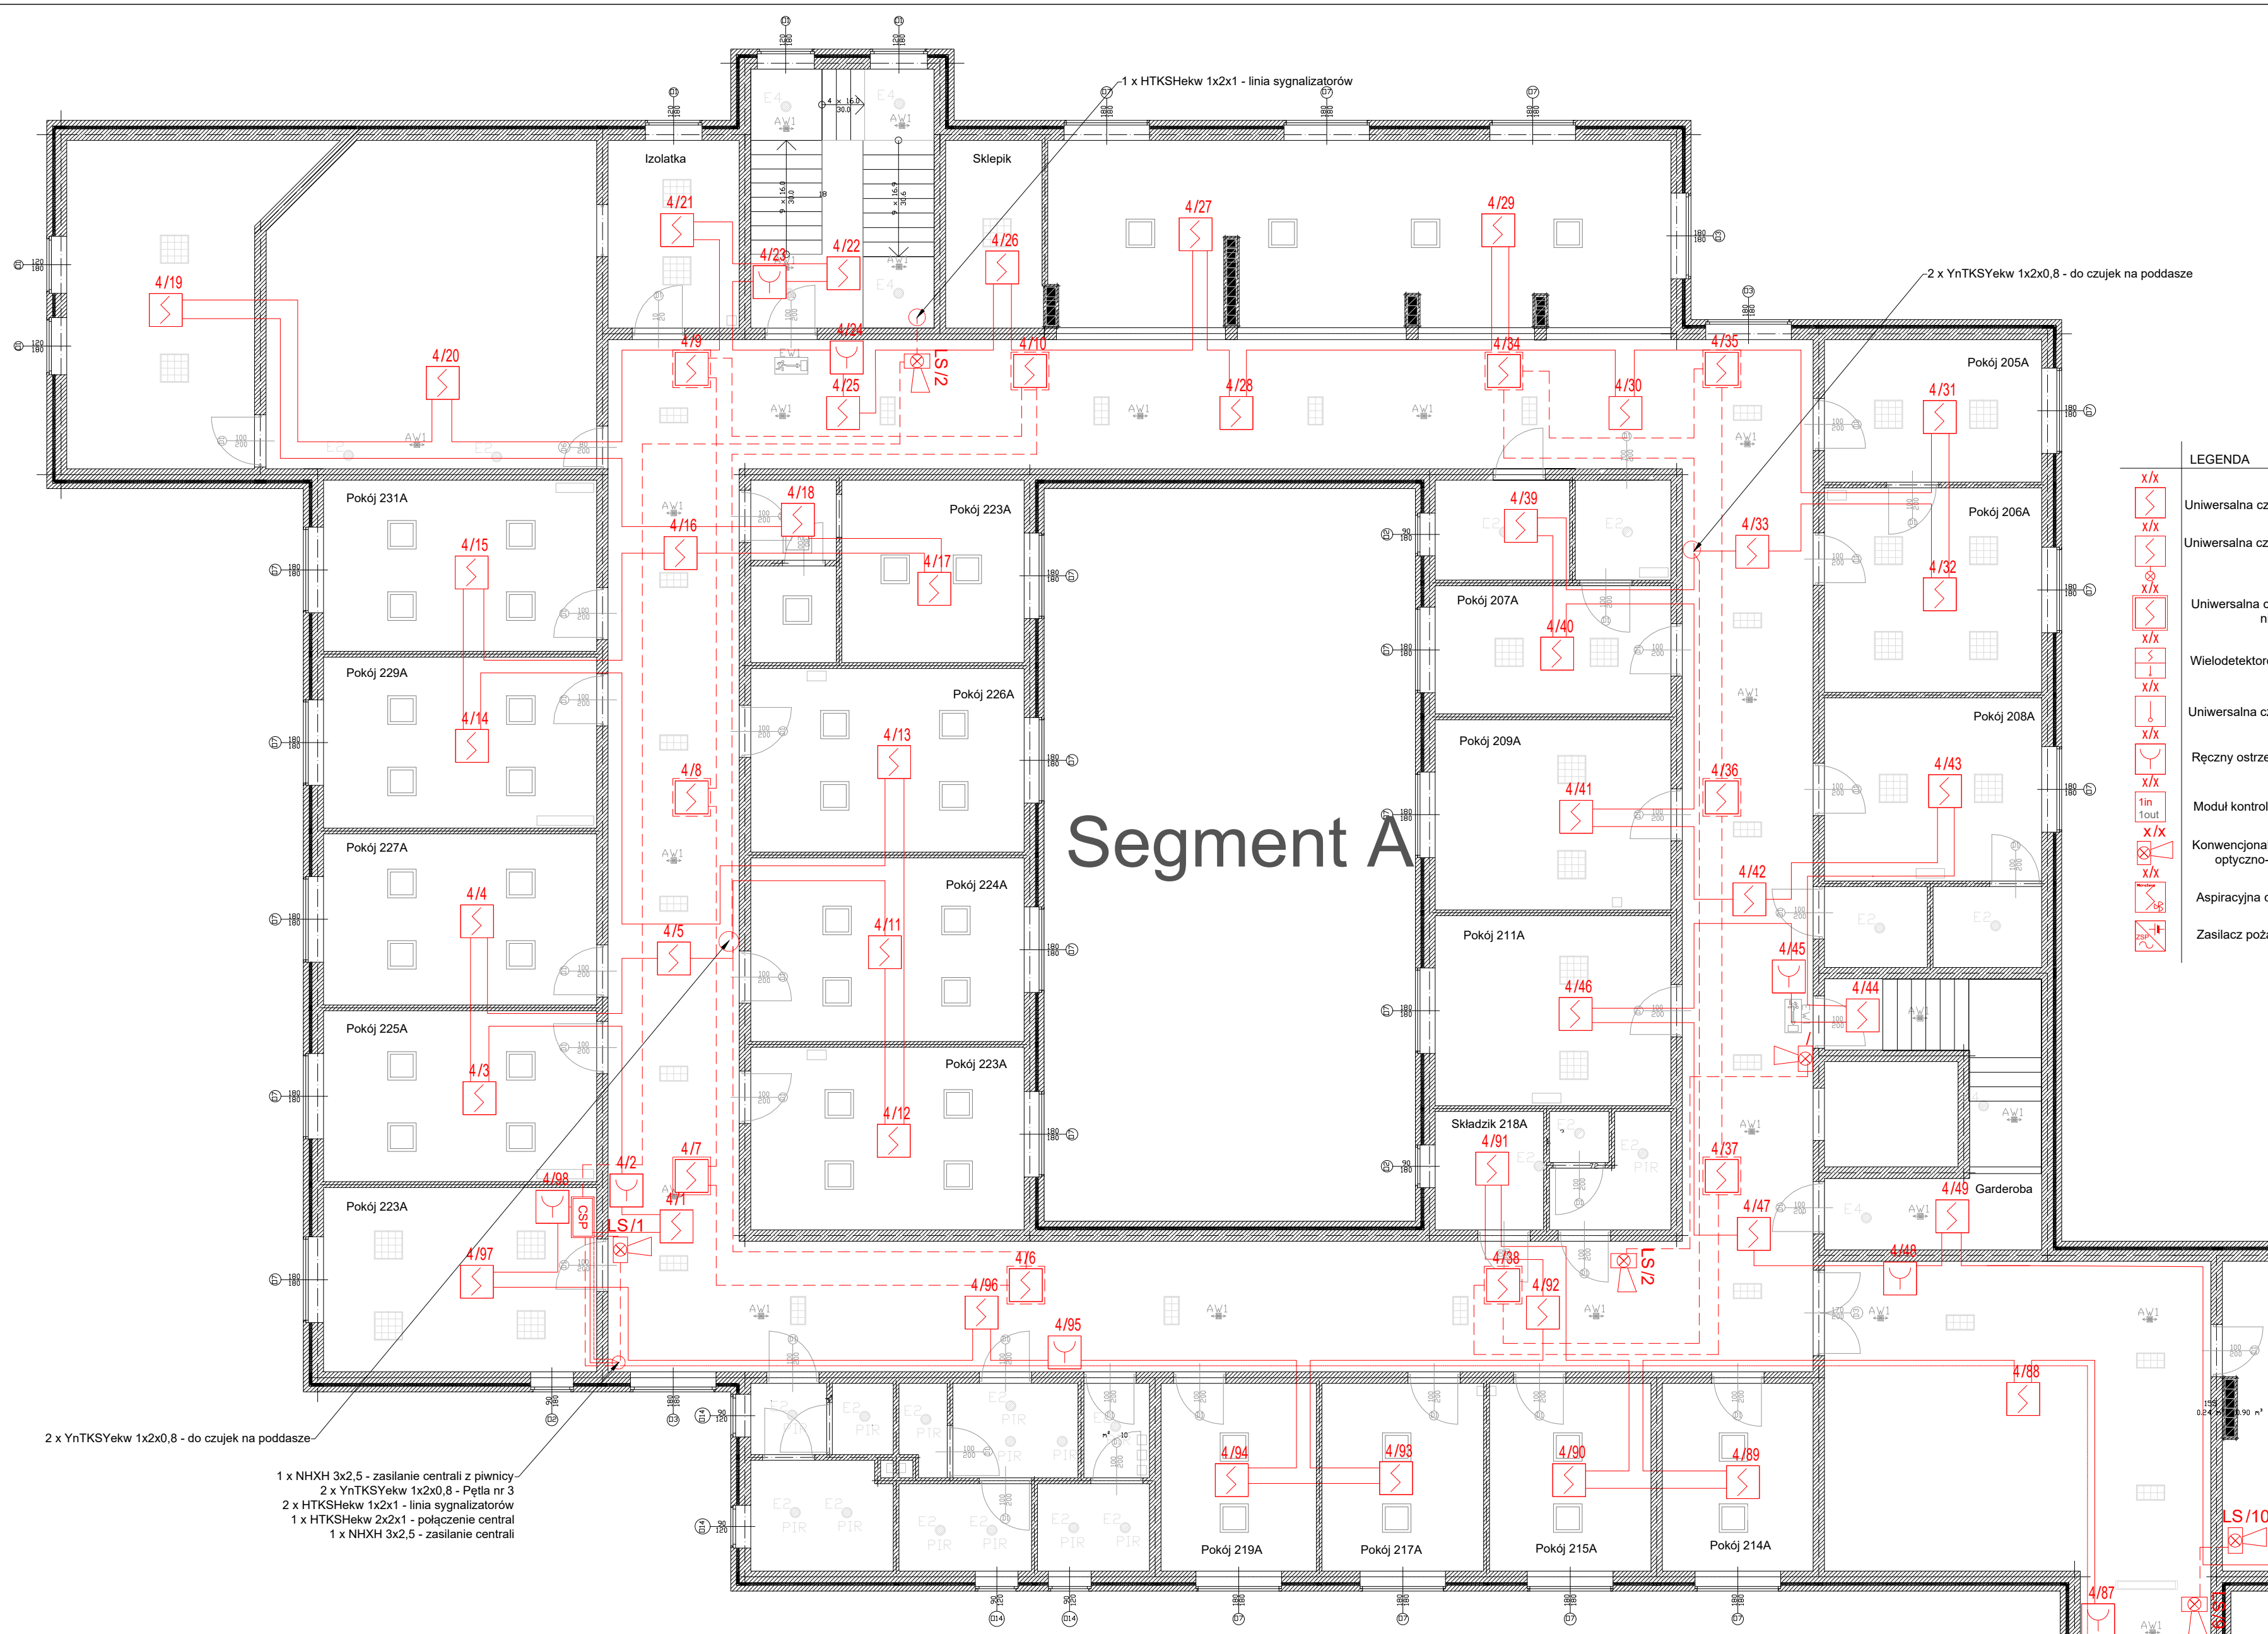

LEGENDA	
	Uniwersalna czujka dymu
	Uniwersalna czujka dymu ze wskaźnikiem zadziałania
	Uniwersalna czujka dymu - poddasze nieużytkowe
	Wielodetektorowa czujka dymu i ciepła
	Uniwersalna czujka ciepła
	Ręczny ostrzegacz pożarowy ROP
	Moduł kontrolno-sterujący
	Konwencjonalny sygnalizator optyczno-akustyczny
	Aspiracyjna czujka dymu
	Zasilacz pożarowy

SUPONEKS Spółka z o.o. ul. A. Asnyka 2 15-709 Białystok		obiekt: Dom Pomocy Społecznej w Kozarach Kozarze 63 18-230 Ciechanowiec	inwestor: Powiat Wysokomazowiecki ul. Ludowa 15A; 18-200 Wysokie Mazowieckie Dom Pomocy Społecznej w Kozarach	skala: 1:100
nazwa rysunku: Instalacja sygnalizacji pożaru - Segment A rzut piętra		stadium oprac.: WYKONAWCZA		
funkcja:	nazwisko:	podpis:	opracowanie: Dokumentacja projektowa modernizacji instalacji sygnalizacji pożaru w Domu Pomocy Społecznej w Kozarach; Kozarze 63	nr rysunku: 5
opracował:	inż. Michalik Tomasz		nr umowy:	nr projektu:
sprawdził:	CNBOP-PIB 28/699/2014		data wykonania: 11-2025	brzoza: teletechniczna